

1. Istniejący budynek stacji wodociągowej do przebudowy
2. Istniejące zbiorniki magazynowe wody do remontu
3. Istniejący budynek zasuw
4. Projektowany zbiornik wód popłucznych
5. Projektowana pompiśnica ścieków Ø1000 mm
6. Projektowany zbiornik - neutralizator ścieków Ø1200 mm
7. Istniejąca studnia głębinowa NR1
8. Istniejąca studnia głębinowa NR2
9. Śmiecielnik do wyburzenia
10. Projektowana studnia pioniarowa
11. Istniejąca studnia kanalizacyjna

- | | | | |
|--|---|--|--|
| | - istniejący wjazd | | |
| | - projektowane utwardzenia terenu 446, 00 m ² | | |
| | - powierzchnia biologicznie czynna | | |
| | -projektowane nowe ogrodzenie - plot panelowy l=2,0m | | |
| | - istniejące ogrodzenie - bez zmian | | |
| | Projektowana brama wjazdowa 2-skrzydłowa (4,0 m) | | |
| | Projektowana turlka wejściowa 1,0 m | | |
| | Projektowane przyłącze wody surowej PE-HD SDR11 Ø 160x4,7 | | |
| | Projektowana przyłącze wody uzdatn. z budynku do zb. | | |
| | Projektowana przyłącze wody uzdatn. ze zb. ret. na pompy | | |
| | Projektowane przyłącze wody uzdatnionej do sieci PE-SDR11 Ø 160x4,7 | | |
| | Projektowany rurociąg spustowo-przelewowy Ø160x4,7 PVC-U | | |
| | Projektowane przyłącze do neutralizatora Ø160x4,7 PVC-U | | |
| | Projektowane przyłącze do pompowni ścieków Ø160x4,7 PVC-U | | |
| | Projektowany rurociąg poprzeczny Ø200x9 PVC-U | | |
| | Projektowany rurociąg tłoczony wod poprzeczny PE-HD Ø160x4,7 | | |
| | Przyłącze kanalizacyjne - wg odrębnego opracowania | | |
| | Przyłącza wykonane zgodnie z planem technicznym | | |
| | Projektowane instalacje elektryczne | | |

woj. opolskie
powiat: strzelecki
jedn. ewidenc. 161105_5, Strzelce Opolskie
obręb: 0032, Kadłub
KM 2, dz. 372/2
sekcja : 6.137.23.07.2.1/2.3
skala 1 : 500

układ wsp. prostokątnych 2000
ukł. wys. Kronsztadt 86

Nie sprawdzano służebności gruntowych
na przedmiotowej działce
Aktualizacja mapy na dzień 16.06.2016 r.


Wykonał:

USŁUGI GEODEZYJNE
mgr inż. Marek Dziadzi
ul. Żeromskiego 2, 46-050 Tarnów Og.
tel. (077) 46 44 689
2415 7 92-103-82-15

Geodeta Uprawniony
mgr inż. Marek Dziadus
46-050 Włoszczowa
46-050 Włoszczowa

Posiadać się, że niniejszy dokument został opracowany w wyniku prac geodetycznych, kartograficznych, których rezultaty zawiera opracowanie techniczne wpisane do ewidencji materiałów kartograficznych, geodezyjnych i kartograficznych	Starosta Starzelski
Organ powołujący parterowy zgodnie z art. 101 § 1 Kartograficzny	P1611.2016-0696
W tym celu, aby umożliwić zgodnie z art. 101 § 1 Kartograficzny	2016-07-15
W tym celu, aby umożliwić zgodnie z art. 101 § 1 Kartograficzny	WYKONANIE PRAC KARTOGRAFICZNYCH I GEODEZYJNYCH

Konrad Tadic

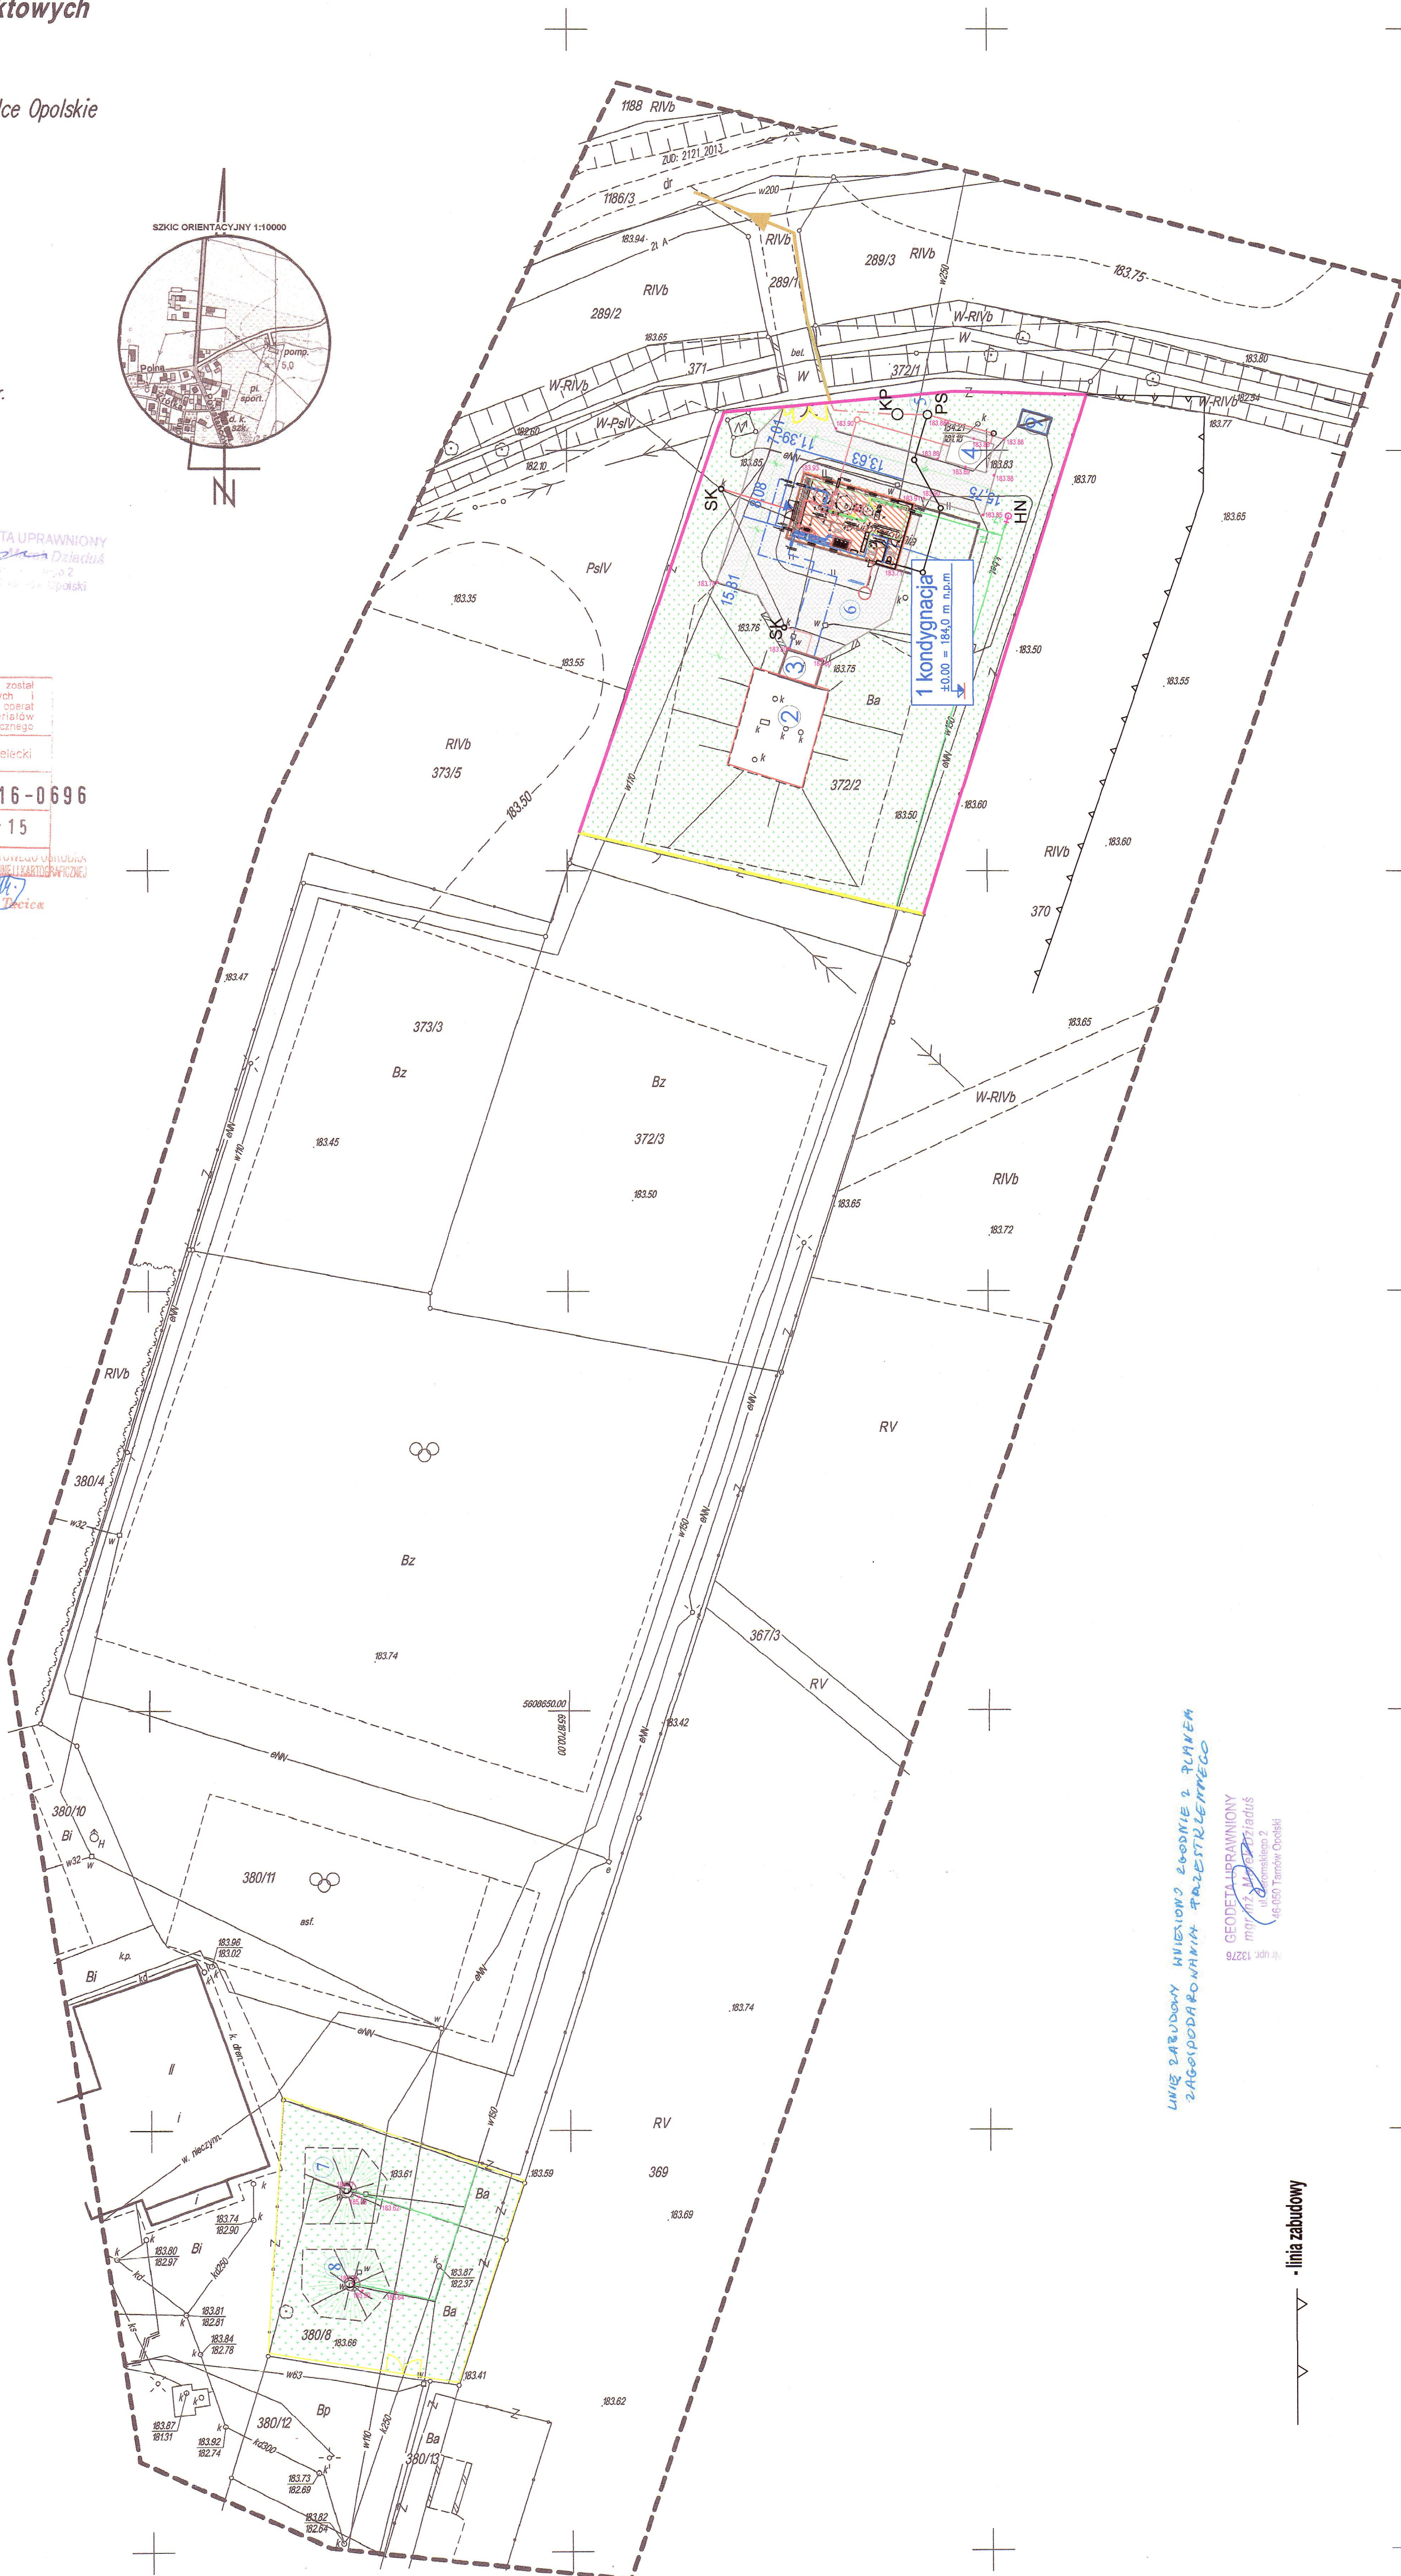

INIZI ZARUDNOY INISSIONO ZOODNIE 2 PLANEM
ZAGOPODAROVANIY POZESTRENNECO

GEODETA UPRAWNIENY
mgr inż. Marek Dziaduś
14 sierpnia 2014 r.

linia zabudowy

	PHU "ORTUS" Janusz Flegler ul. Leśna 5a, Chojna, 89-210 Starzecz	Inwestor: Stralskundske Wodociąg i Kanalizacje Sp. z o.o. ul. Miłkiewicza 10 47-100 Stralskundske	47-100 Stralskundske Opieknie					
			Imię i nazwisko	Data	Podpis			
			Projektant: Architektura	Tech. BUD. Roman Nur	5/29/61	20.02.2017		
			Sprawdził: Architektura	mgr inż. arch. Magdalena Grallinska-Dolata	54/WPOC/048/2011	20.02.2017		
			Projektant: Kształtowanie	mgr inż. Krzysztof Kowalski	WK/1006/PWOK/06	20.02.2017		
			Sprawdził: Kształtowanie	inż. BUD. Ryszard Kowalski	WK/190/2293/01 UN-33066/05/06	20.02.2017		
Skala: 1:500	Inwestycja: PRZEBUDOWA I MODERNIZACJA STACJI WODOCIĄGOWEJ W MIEJSCOWOŚCI KADŁUB DZ. nr 3/22, 3807, 3808.							
Tytuł rysunku: PLAN ZAGOSPODAROWANIA TERENU Branża: Architektoniczno - konstrukcyjna		Stadium:	PW	str. 5				